



Lista de Materiais	
Cobre	
Flange saída p/ox. d'agua	3 pç
22 mm	
PVC rígido roscável	
Plug c/ rosca	5 pç
1"	
3/4"	2 pç
PVC rígido soldável	
Cruzeta soldável	1 pç
25 mm	
Joelho 90° soldável	1 pç
32 mm	
Joelho de redução 90 soldável	28 pç
32 mm - 25 mm	
Tubos	29.73 m
25 mm	
32 mm	105.21 m
Tê de redução 90 soldável	24 pç
32 mm - 25 mm	

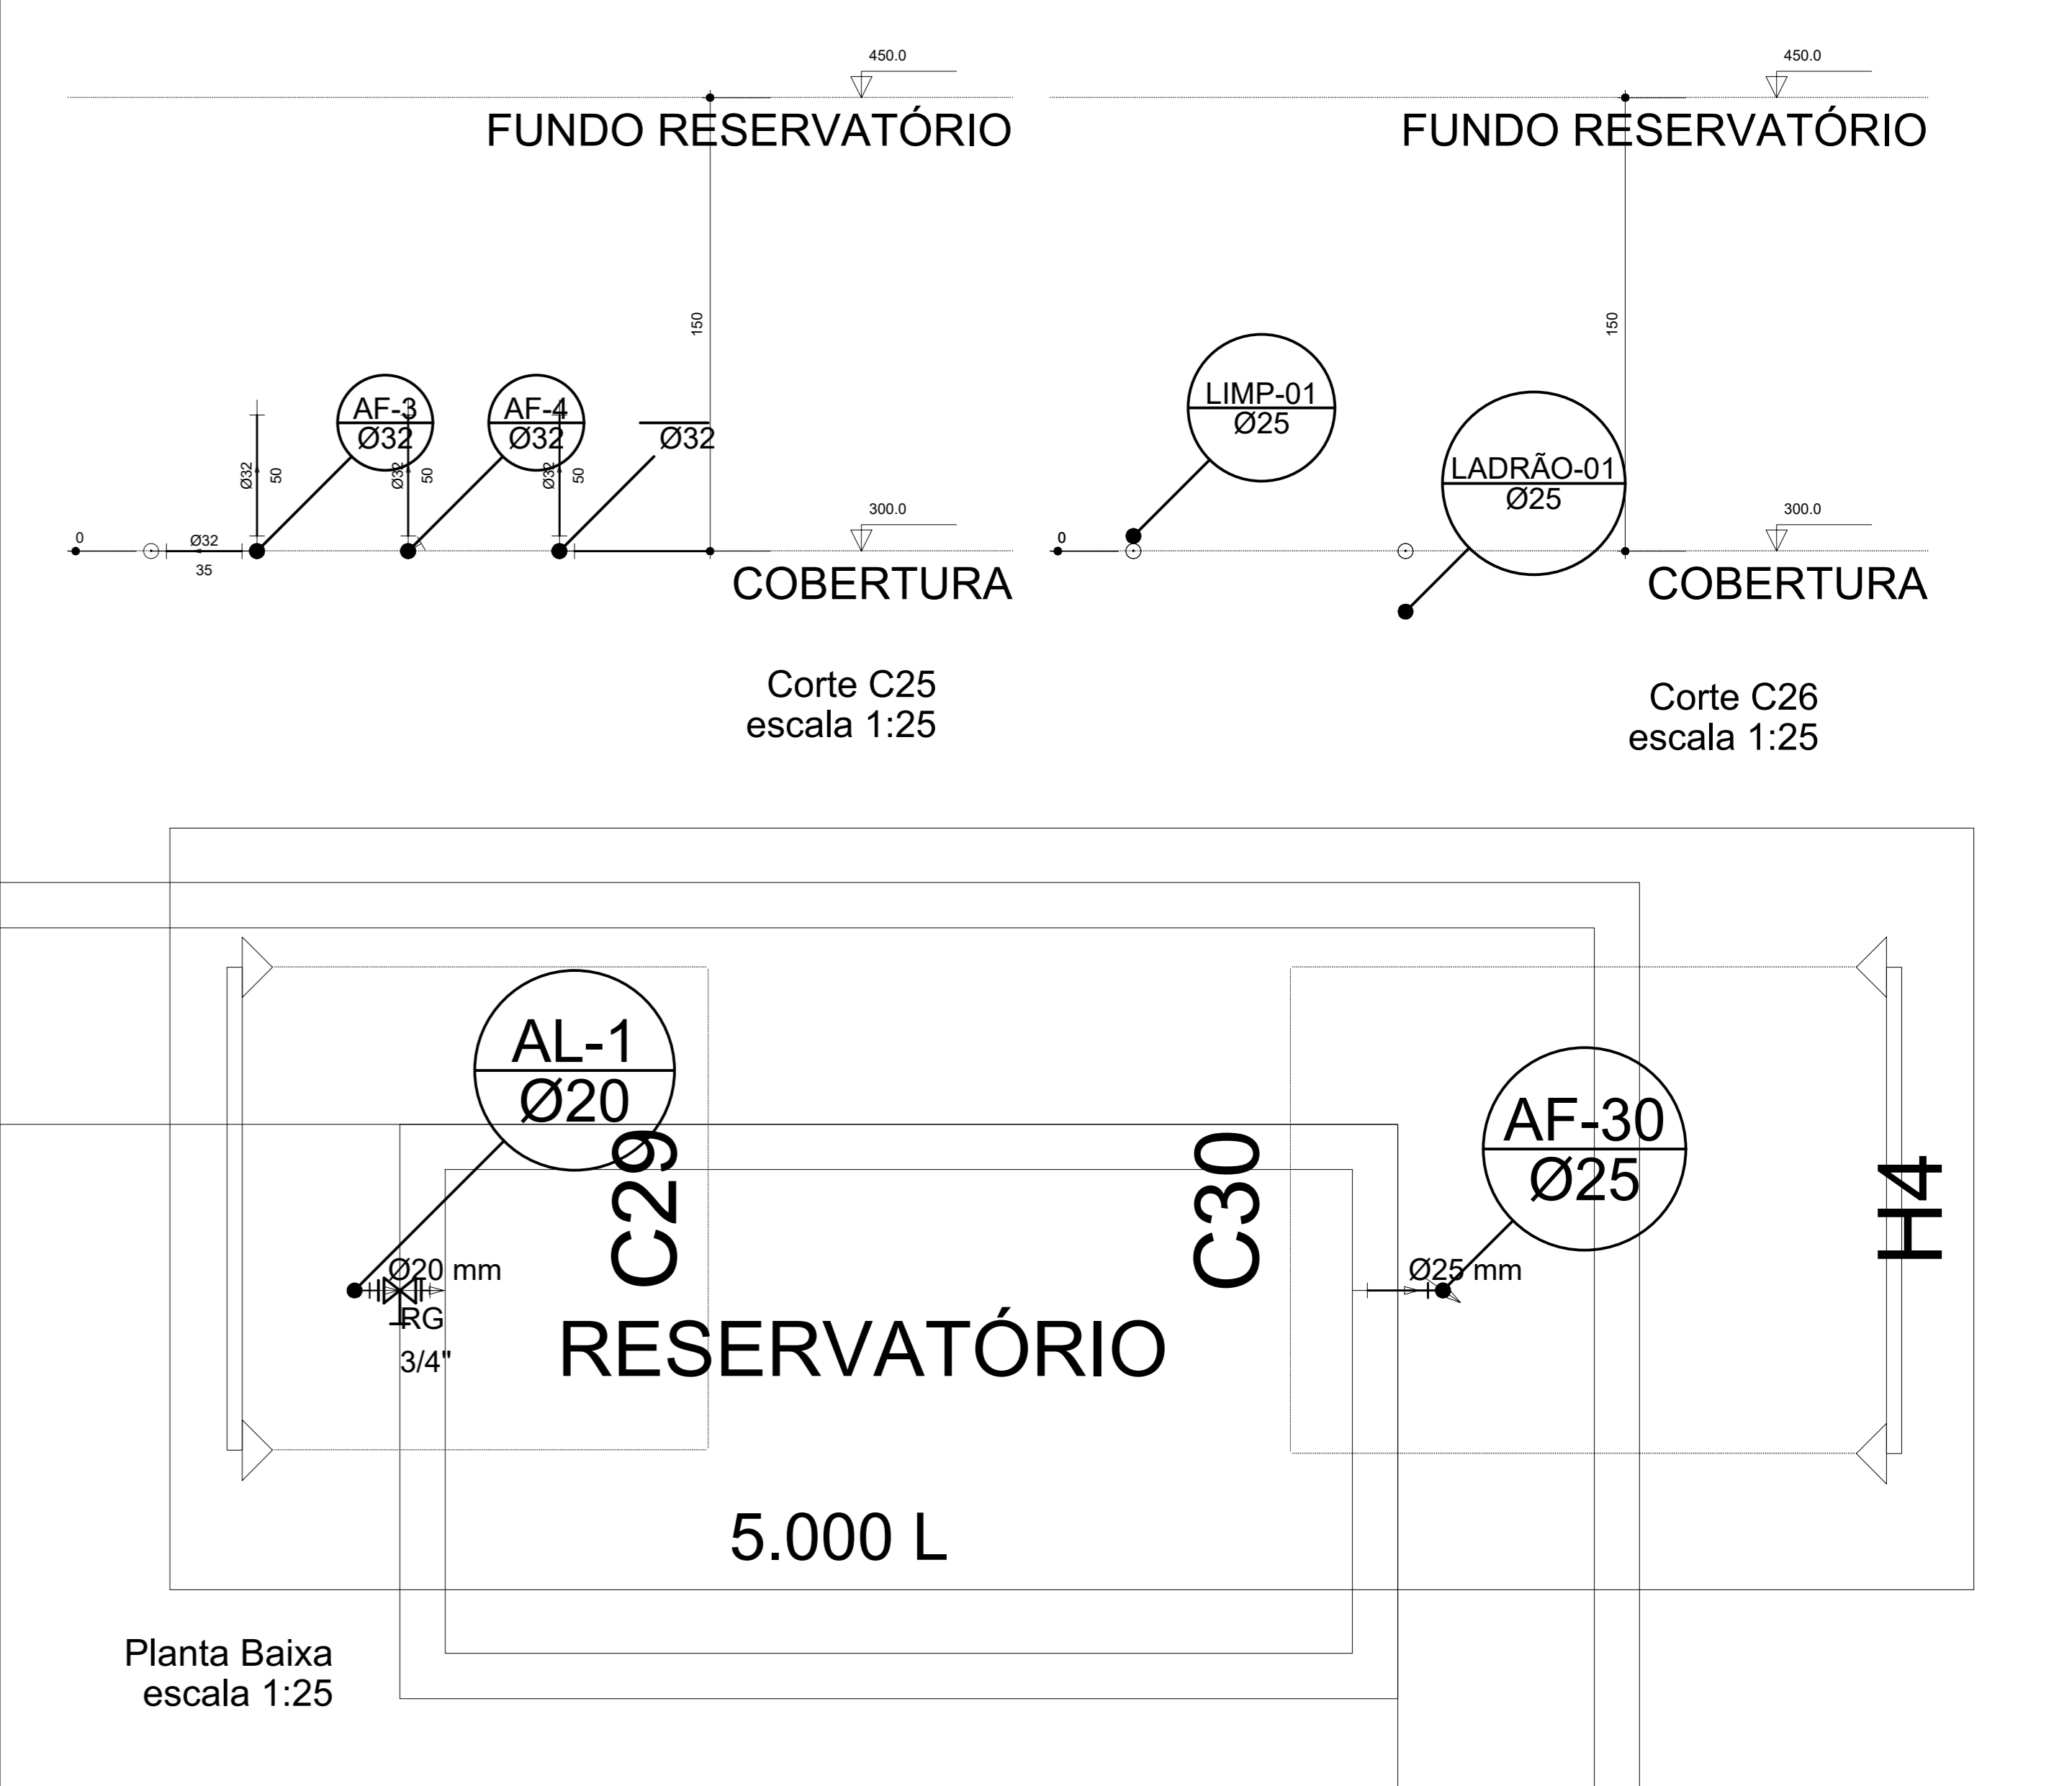

Planta Baixa
escala 1:50

Planta Baixa
escala 1:25

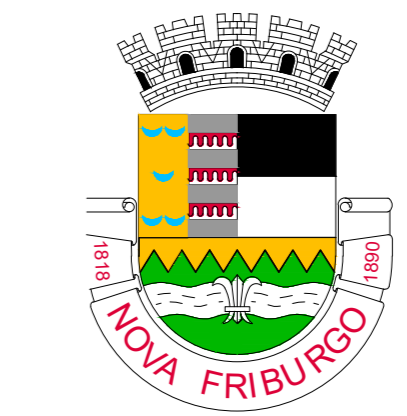

NOVA FRIBURGO
PREFEITURA

PROJETO BÁSICO UBS - RUI SANGLARD

Nº DO PROCESSO: PROJETO DE CONSTRUÇÃO

BAIRRO : RUI SANGLARD ASSUNTO: PROJETO DE HIDRÁULICA

SECRETÁRIO EGCP : Pierre da Silva Moraes - Matrícula: 062.728

SUB-SECRETÁRIO EGCP : Luan Leite Feijó - Matrícula: 115.288

AUTOR DO PROJETO : Luan Leite Feijó - ENG. CIVIL - CREA/RJ 2013102356

ARQUIVO:

DATA : MARÇO / 2023	ESCALA : INDICADA	DESENHO :	PRANCHA : 06 / 09
---------------------	-------------------	-----------	-------------------

OBSERVAÇÕES: