



02 PLANTA BAIXA - EXISTENTE
ESC. 1/50

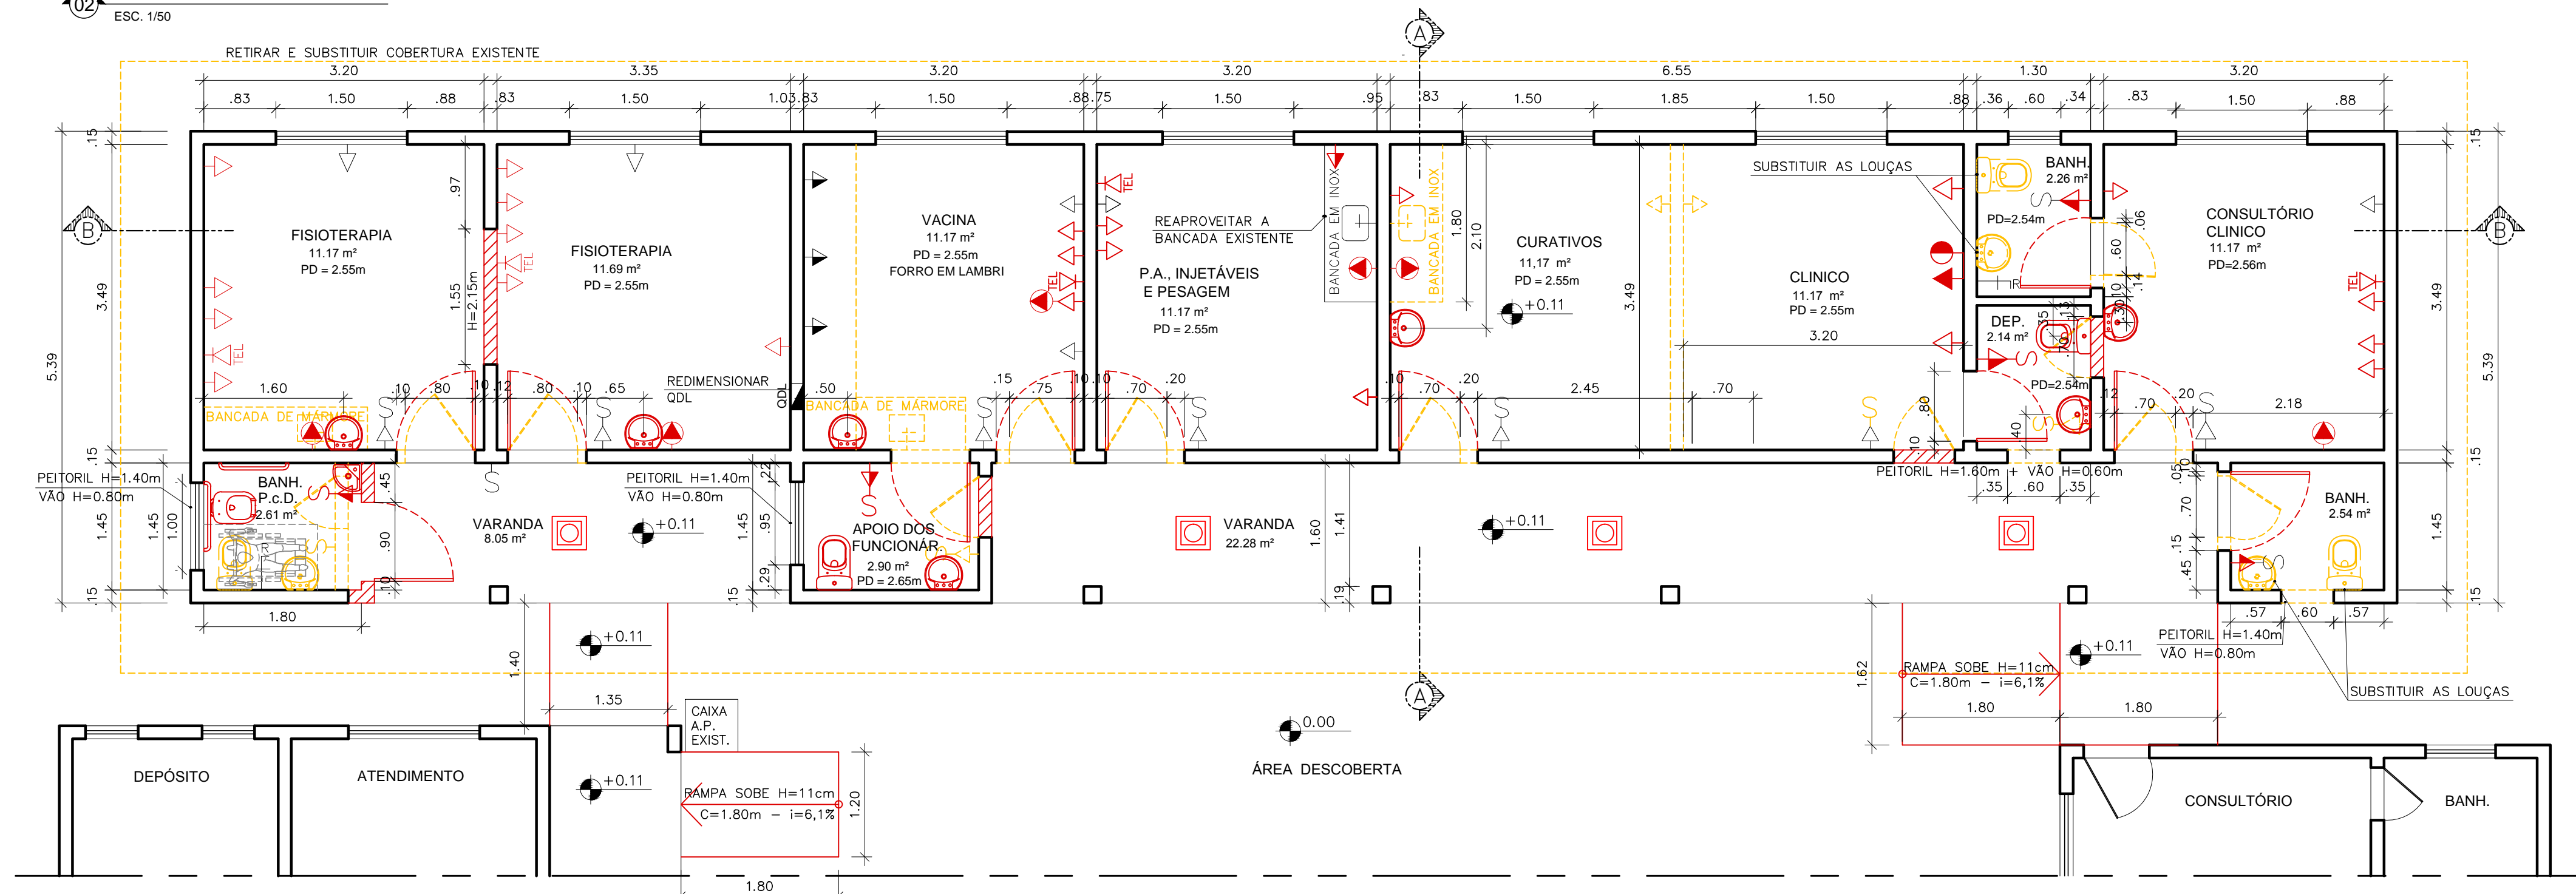

03 PLANTA BAIXA - CONSTRUIR / DEMOLIR
ESC. 1/50

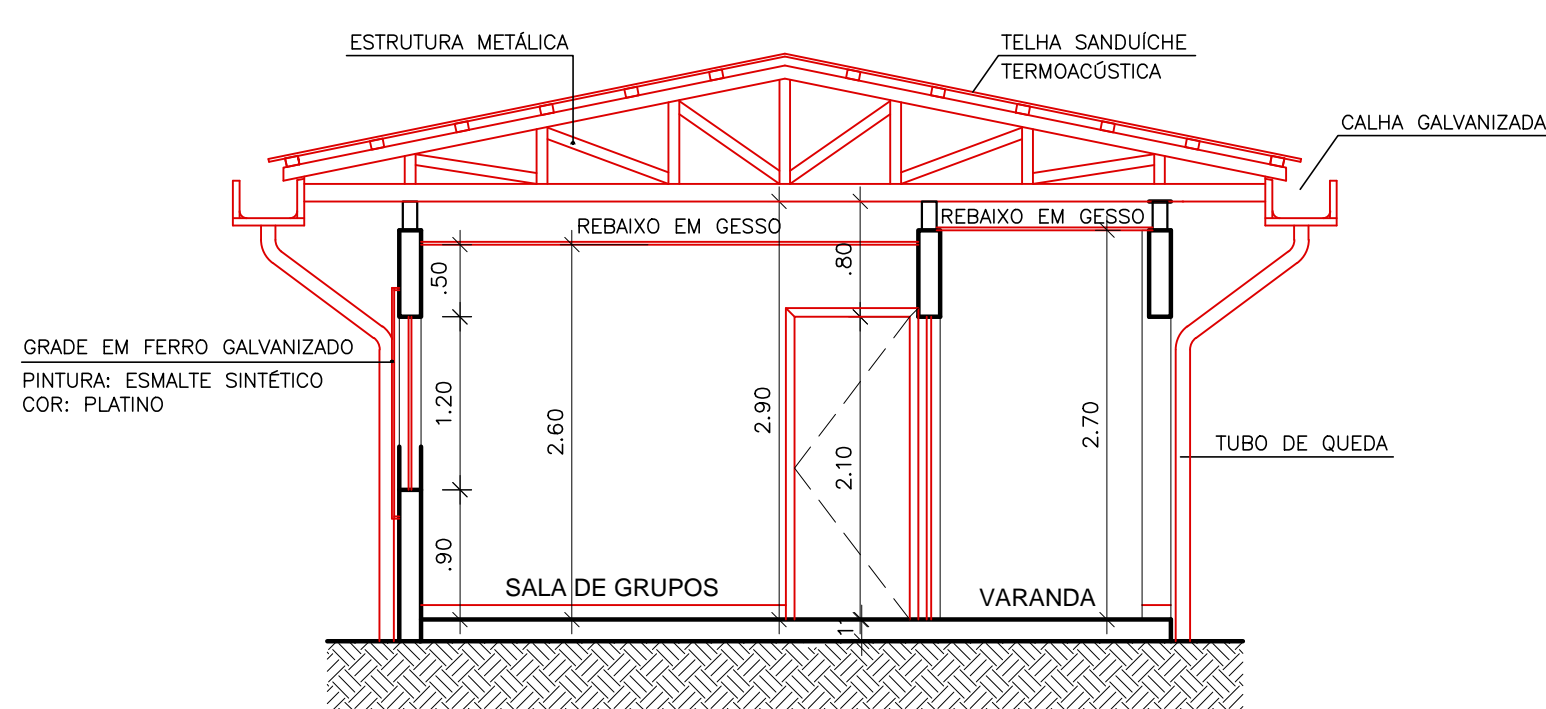


04 CORTE AA
ESC. 1/50

LEGENDA DE INSTALAÇÕES


→	TOMADA BAIXA EXISTENTE	☎	TELEFONE BAIXA
→	TOMADA MÉDIA EXISTENTE	☎	TELEFONE MÉDIA
→	INTERRUPTOR PROPOSTO	☎	INTERFONE BAIXA
→	TOMADA BAIXA PROPOSTA	☎	INTERFONE MÉDIA
→	TOMADA MÉDIA PROPOSTA	⚡	ROTEADOR
→	INTERRUPTOR EXISTENTE	⚡	TOMADA DE REDE
→	TOMADA ALTA	⚡	PONTO DE FILTRO
→	TOMADA FORÇA BAIXA	⚡	PONTO DE GÁS COM REGISTRO
→	TOMADA FORÇA MÉDIA	⚡	CAIXA DE GORDURA 19L
→	TOMADA FORÇA ALTA	⚡	PONTO DE ÁGUA
→	INTERRUPTOR EXISTENTE	⚡	PONTO DE ESGOTO
→	BOTÃO DA CIGARRA MÉDIA	⚡	REGISTRO DE GAVETA
→	CIGARRA ALTA	⚡	AC - EVAPORADORA
→	PONTO DE ANTENA	⚡	
→	PONTO DE LUZ EXISTENTE	⚡	

ESPECIFICAÇÕES DE MATERIAIS

PISO	
1	PISO DE CERÂMICO
2	CIMENTADO
PAREDE	
1	PAREDE COM PINTURA E DUAS FIADAS DE AZULEJOS SOBRE A BANCADA
2	PAREDE COM PINTURA
3	PAREDE COM 8 FIADAS DE REVESTIMENTO CERÂMICO E PINTURA
4	PAREDE COM REVESTIMENTO CERÂMICO ATÉ O TETO
5	PAREDE COM 10 FIADAS DE REVESTIMENTO CERÂMICO E PINTURA
TETO	
1	FORRO EM LAMBRI

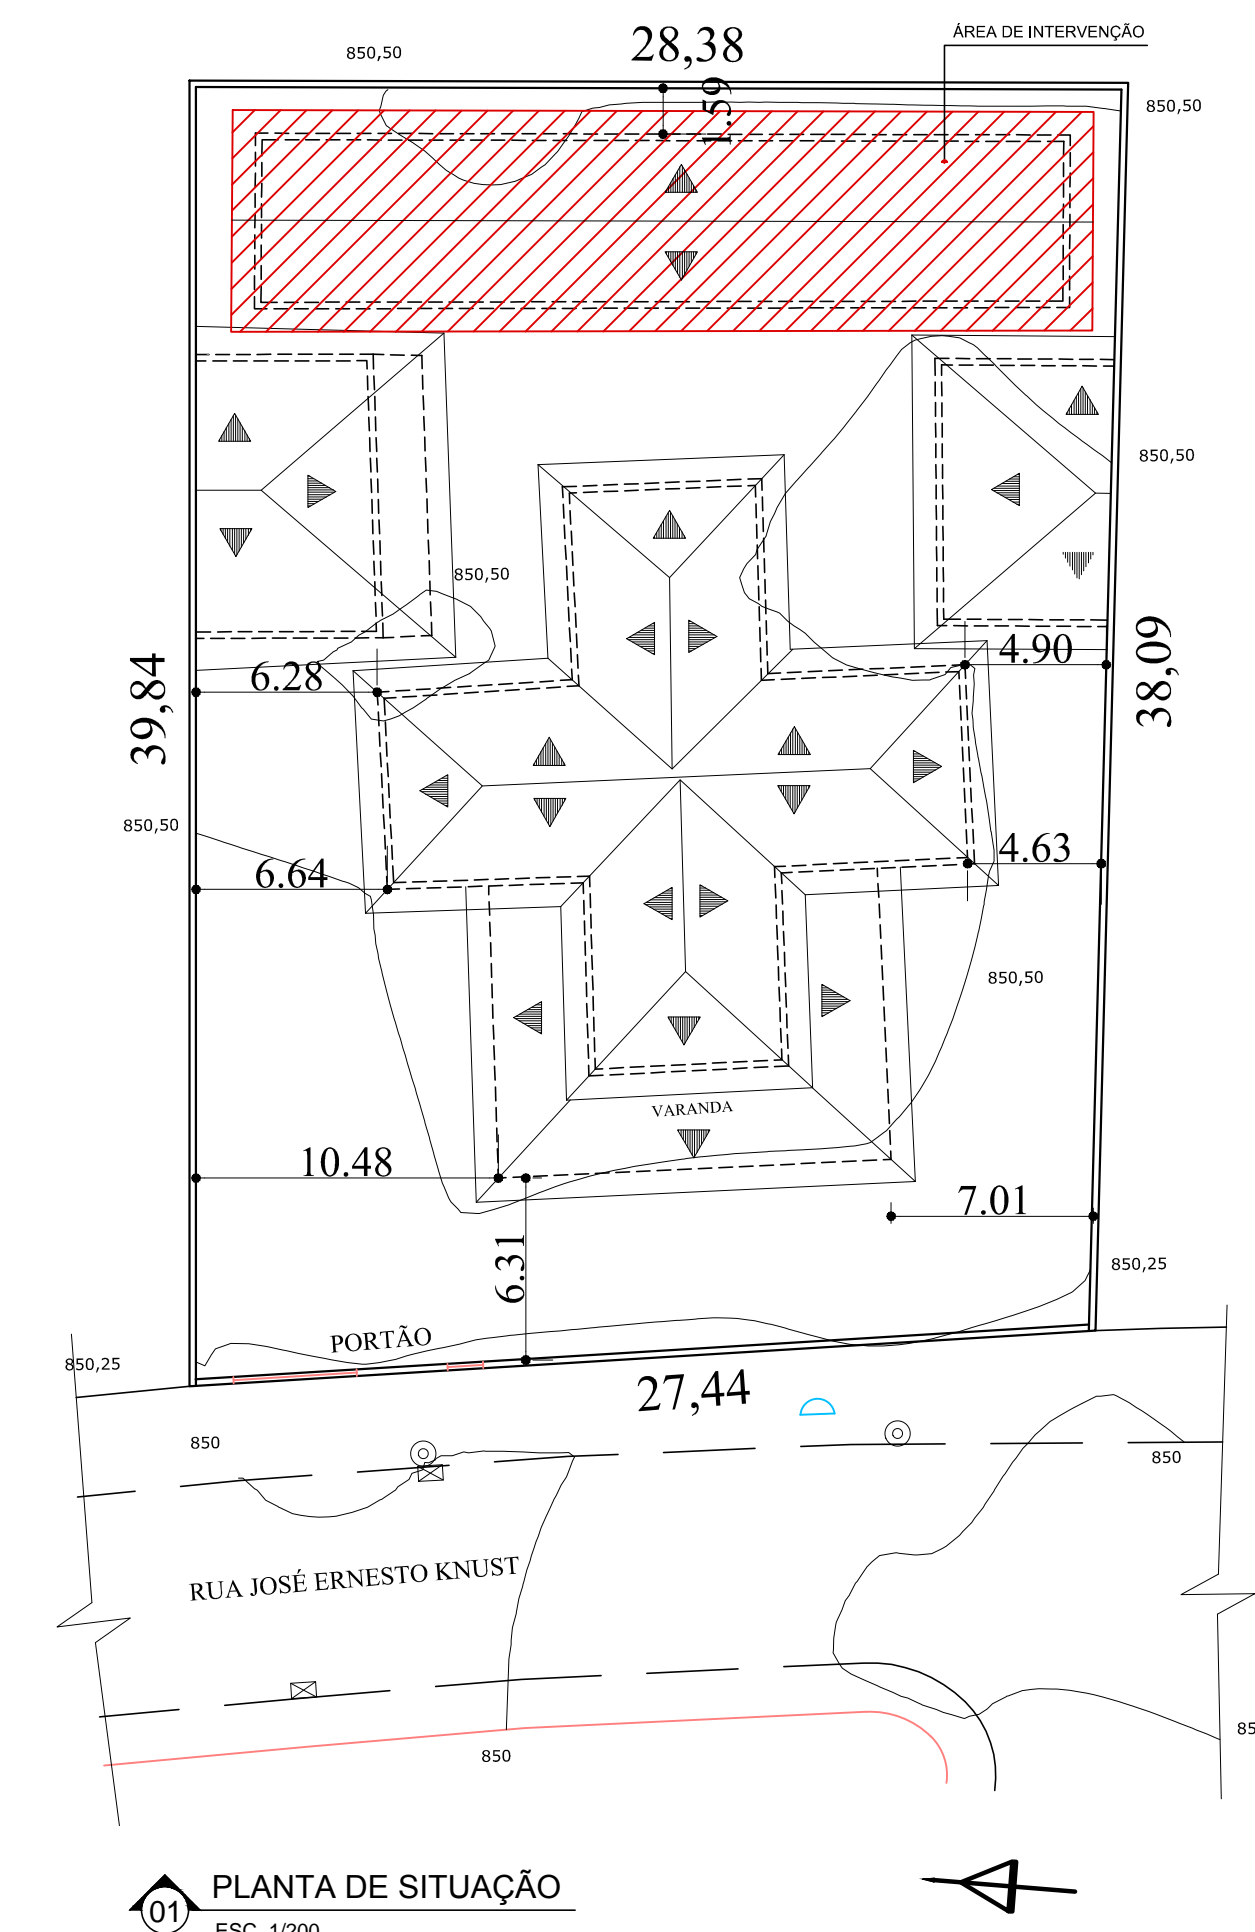

01 PLANTA DE SITUAÇÃO
ESC. 1/200

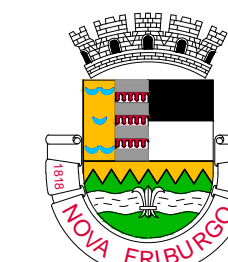

NOVA FRIBURGO
PREFEITURA

UBS DR. WALDIR COSTA

Nº DO PROCESSO: 28528/18	REFORMA DO ANEXO DOS FUNDOS
BAIRRO: Conselheiro Paulino Rua José Ernesto Knust, 184 CEP: 28.635-495	ASSUNTO: PLANTA BAIXA LEVANTAMENTO E DEMOLIR / CONSTRUIR

SECRETÁRIO EGCP: Walter Luiz Thuller - Matrícula: 200.00372

SUB-SECRETÁRIO EGCP: Sérgio Abi Ramia Levorato - Matrícula: 100.608

AUTOR DO PROJETO: Cristiane Ferreira - Arquiteta: CAU A93544-1 - Matr. 100.725

ARQUIVO:

DATA DE INÍCIO: 19/12/2019	ESCALA: 1/50	REVISÃO: R02	DATA DA REVISÃO: 01/06/2020	PRANCHA: 01/02
-------------------------------	-----------------	-----------------	--------------------------------	-------------------

OBSERVAÇÕES: